




**1 PLANTA BAIXA - RAMIFICAÇÃO**  
ESCALA 1/25

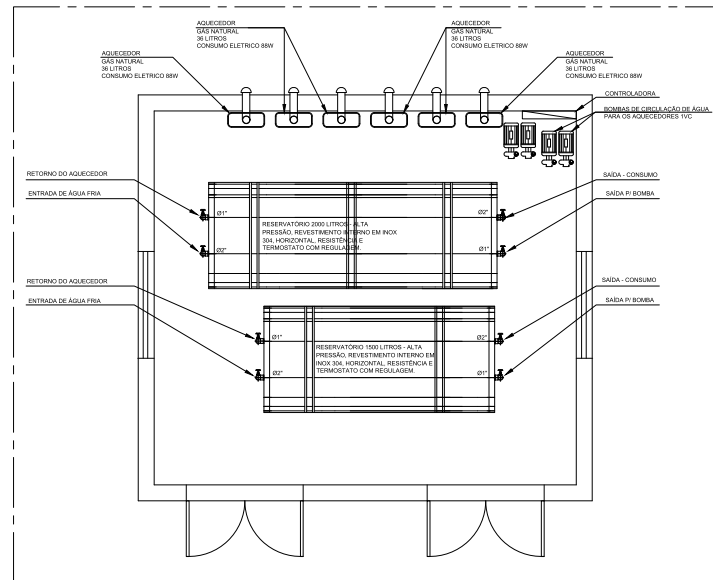


2 PLANTA BAIXA - AQUECEDORES  
ESCALA 1/25

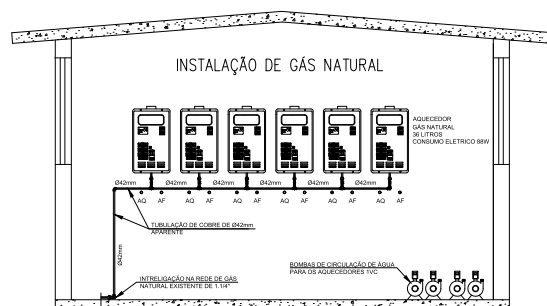

3 DETALHES - RAMIFICAÇÃO

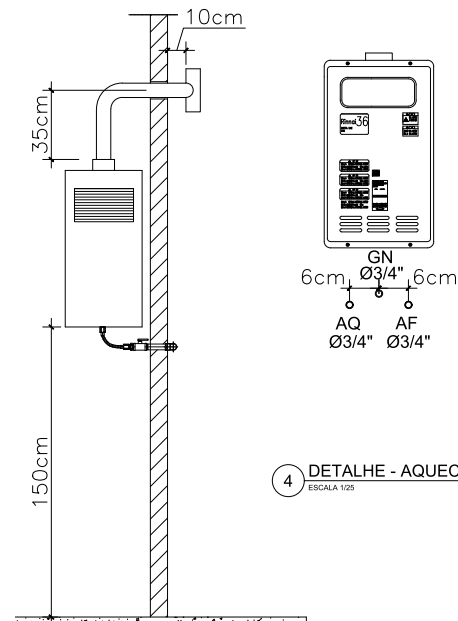


**4 DETALHE - AQUECEDOR**  
ESCALA 1/25

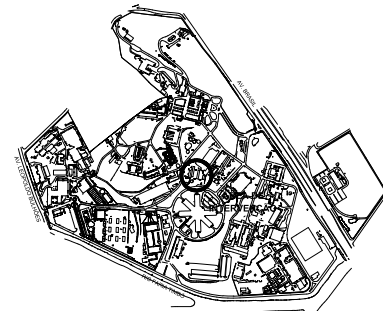

### PLANTA DE SITUAÇÃO

## LEGENDA

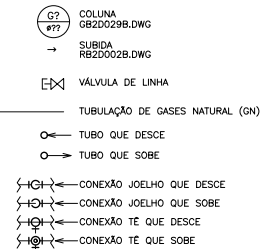

### OBSERVAÇÕES

1. NENHUMA MODIFICAÇÃO PODERÁ SER FEITA NESTE PROJETO SEM NOVA CONSULTA A EQUIPE DO DAE.
2. AS TUBULAÇÕES SERÃO EM CORRE RIGIDA CLASSE I SEM COSTURA;
3. AS TUBULAÇÕES APARELHADAS SÃO PINTADAS DE ACORDO COM A NORMA ABNT.
4. OS INSTALADORES RESPONSÁVEIS PELO FIIL CUMPRIMENTO DE TODOS OS PRECITOS E DETALHES DO PROJETO REGULARMENTE.
5. AS INTERLIGAÇÕES DAS RAMIFICAÇÕES DOS TUBOS SERÃO SOLDADAS E EM ROSECAVES, EXECUTADAS EM ROSCAS TIPO MACHO CÔNICA E FEMEA PARALELA DEVENDO SER APLICADO FITA DE PENTÁTERA FIBRIL ETILENO (EX.: TEFLON, INCONEL OU SIMILAR).
6. AS TUBULAÇÕES DE GÁS PODEM SER DE TIPO RÍGIDO, FLEXÍVEL, PERÍFICO, O TUBO FLEXÍVEL METÁLICO PARA CONEXÃO COM OS APARELHOS DEVERÁ SER IDENTIFICADO E TRAZER MARCADO, DE FORMA INDELEZÍVEL, O NÚMERO DA NORMA NBR-14177 E MARCA DE CONFORMIDADE.
7. AS TUBULAÇÕES DEVERÃO MANter ENTRE SI UMA DISTÂNCIA MÍNIMA IGUAL AO DIÂMETRO DA MAIOR TUBULAÇÃO.
8. NENHUMA MODIFICAÇÃO PODERÁ SER FEITA NESTE PROJETO SEM NOVA CONSULTA A EQUIPE DO PROJETO DO DAE.
9. TODAS AS RAMIFICAÇÕES DEVERÃO SER TESTADAS QUANTO A ESTANQUEIDADE.
10. APÓS A PARTE DESTA PROJETO TODOS OS MEMÓRIAS DESCRITIVOS, TERMOS DE REFERÊNCIAS, CONTRATOS E ANEXOS RELACIONADOS À META.

ENRE.	DESCRIÇÃO	REVISADO POR	RESP. TÉCNICO	DATA
<div> <div>  <p>Ministério da Saúde <b>FIOCRUZ</b> Fundação Coordenação</p> </div> <div>  <p><b>CENTRAL DE ÁGUA QUENTE DA CRECHE - FIOCRUZ / MANGUINHOS</b></p> </div> </div>				
OBJETO	CAMPUS	FASE		SETOR
REFORMA		EDIFICAÇÃO		
Nº PREÇO	Nº DA META	O.E. / O.R.	Nº PRONCHA	
585	2021-020	03.01.11.01	5858A14 DWG	
TÍTULO DO PROJETO / SUBTÍTULO DO PROJETO		TÍTULO		
GÁS NATURAL		PROJETO EXECUTIVO		
TÍTULO DA PRONCHA		DATA		
PLANTA BAIXA E DETALHES		10/03/2021		
RAMIFICAÇÃO INTERNA DE GÁS NATURAL		ESCALA		
		1:25		
COORDINADOR DA META	RESPONSÁVEL TÉCNICO	CRECAU	INTERF.	
ISMAEL SANTIAGO	RODRIGO RABRAL	2004105967		
ASSIN.				
MARCUS MARTINELLI E DANILO SOBRAL				

GAS-001